



SZKOŁA PODSTAWOWA - KANIBRÓD, GM LUBIEŃ KUJAWSKI

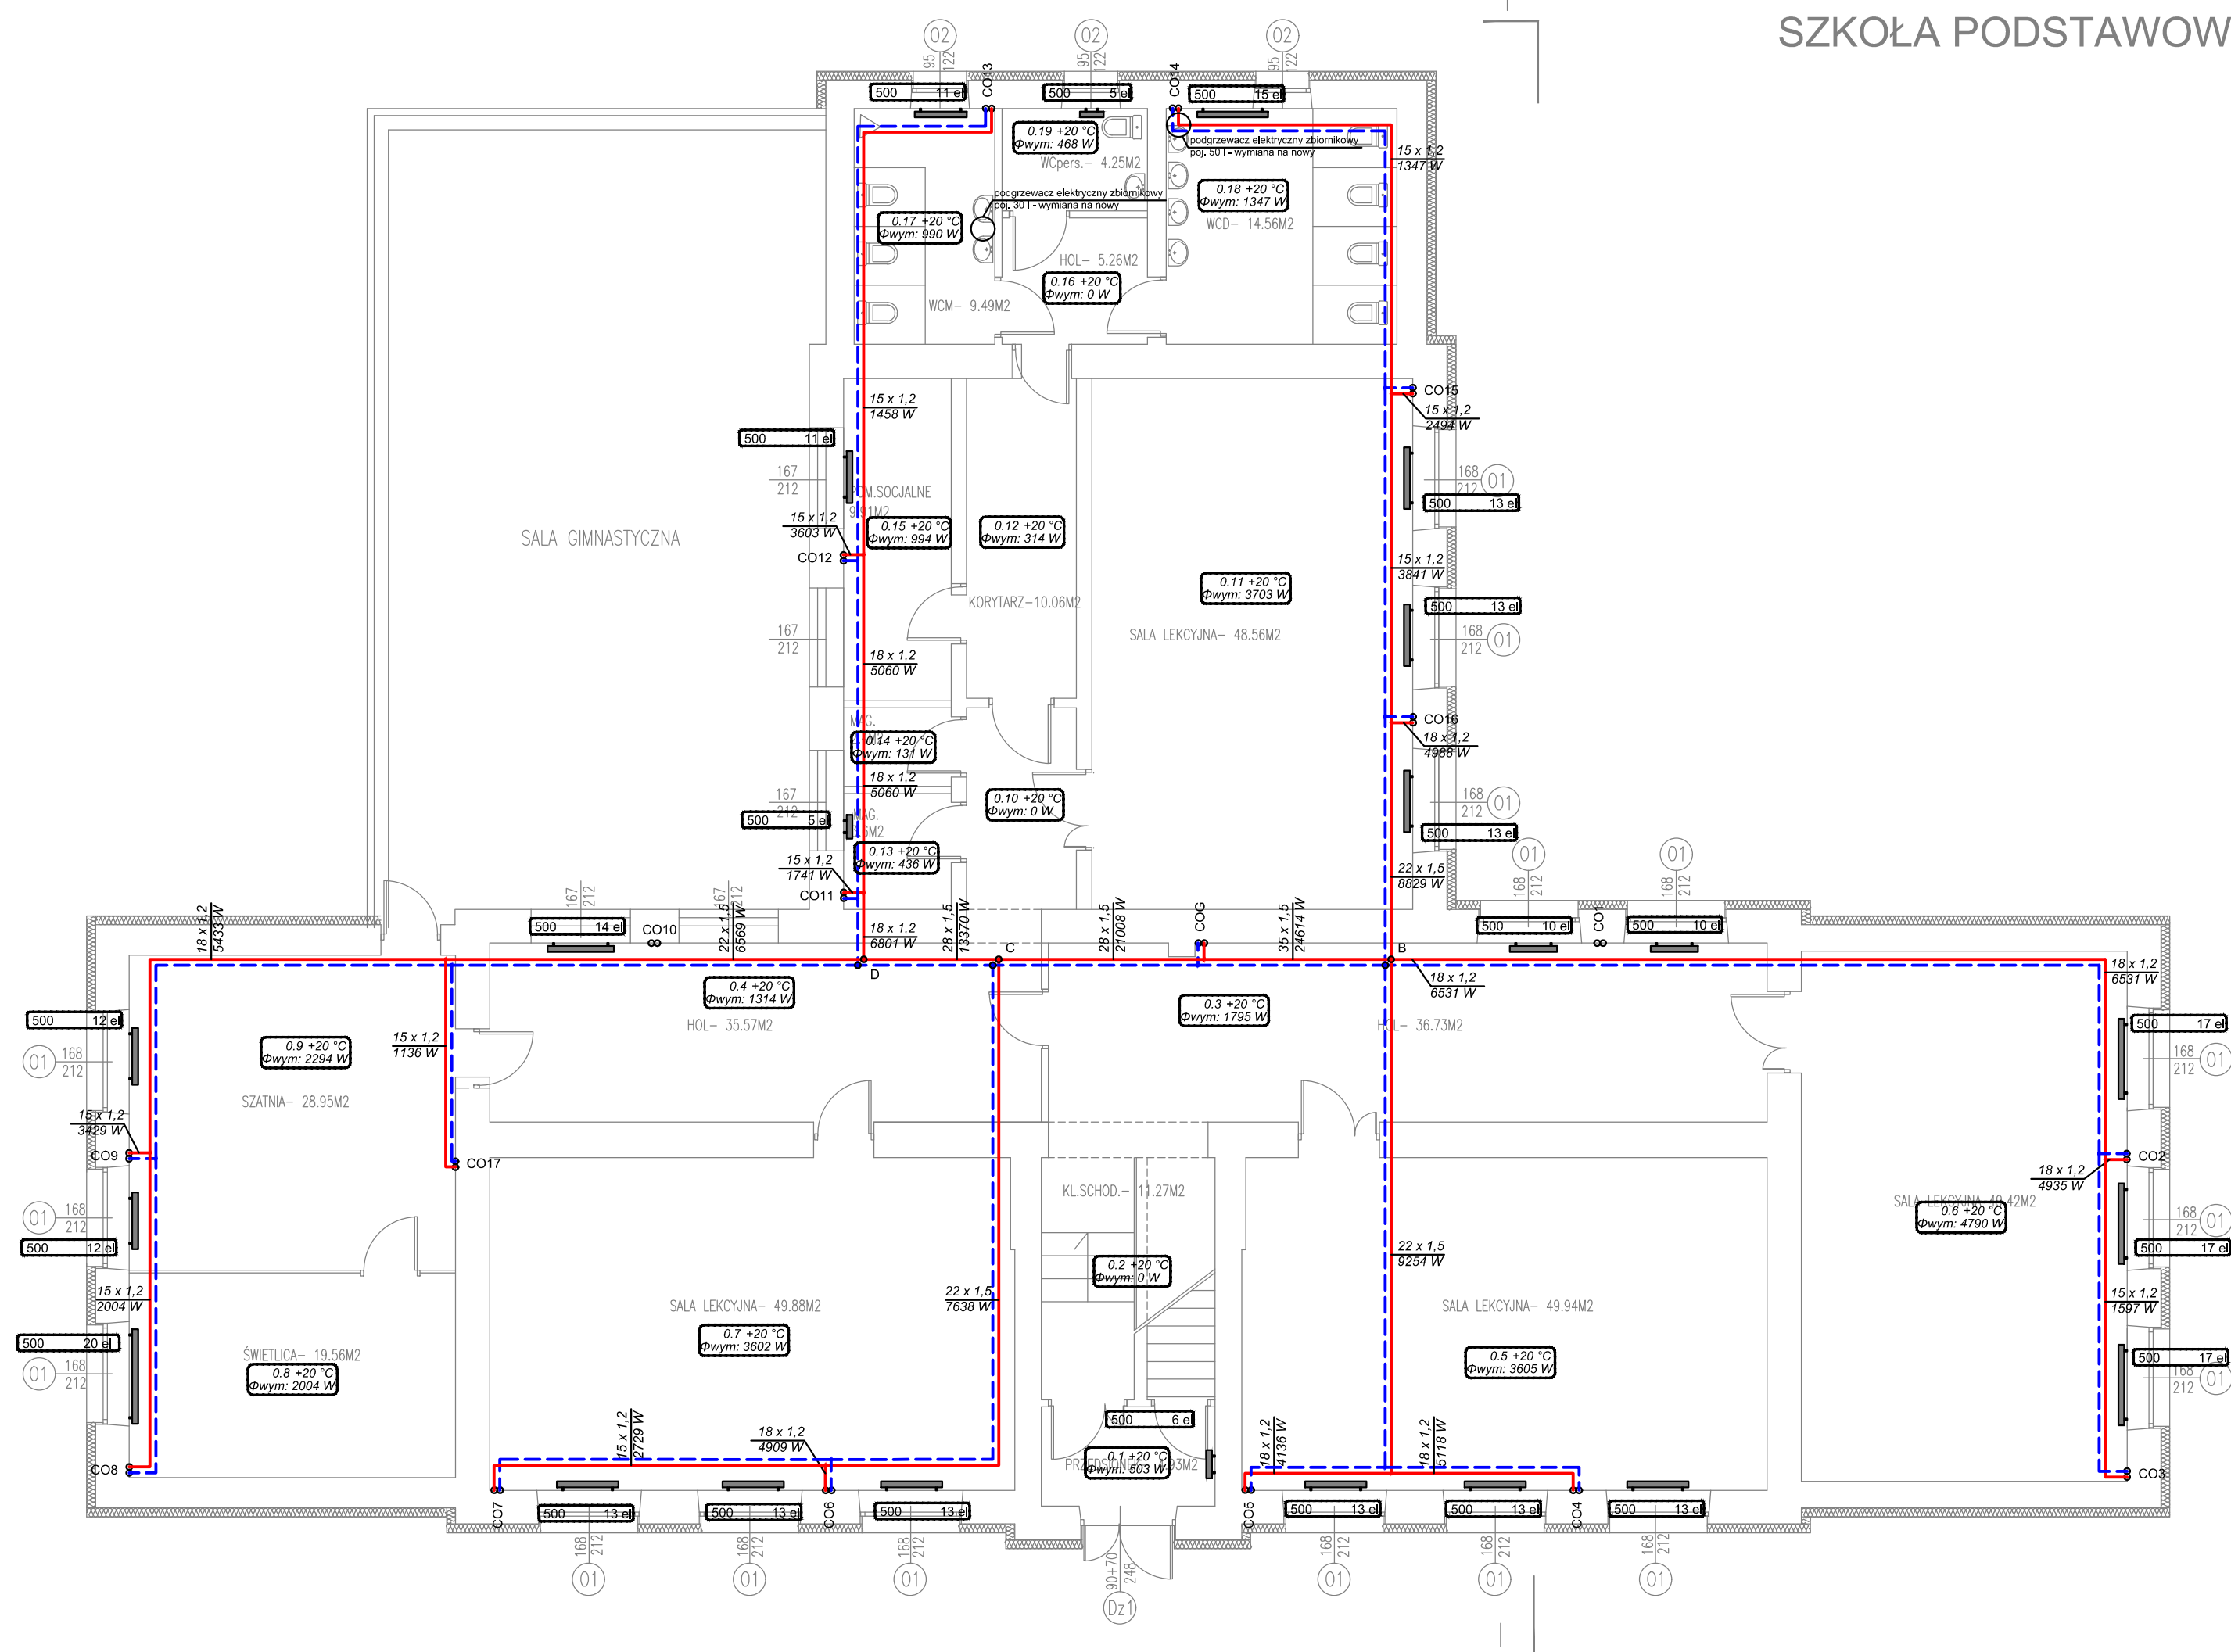

RZUT PARTERU 1:100

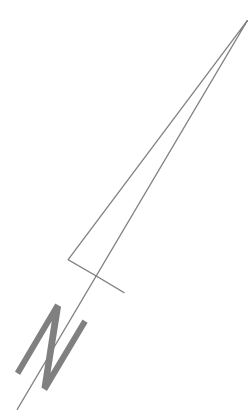

WYKAZ WARST ŚCIAN	
S1	WARSTWY COKŁOWE
0.5	TYNK MOZAIKOWY
15.0	STYRODUR – IZOLACJA ŚCIAN PIWNICY
2x	IZOLACJA PRZECIWMILGOCIOWA
1x	WARSTWA GRUNTUJĄCA
45	ŚCIANA
S2 – WARSTWY POWYŻEJ COKŁU	
	FARBA SILIKONOWA
0.5	SILIKONOWA WYPRAWA TYNKARSKA NA SIATCE SZKLANEJ
15.0	STYROPIAN EPS 035 FASADA
45	ŚCIANA ISTNIEJĄCA
S3 – ŚCIANA POM. OGRZEWANEGO/STRYCH	
	FARBA SILIKONOWA
0.5	SILIKONOWA WYPRAWA TYNKARSKA NA SIATCE SZKLANEJ
10.0	STYROPIAN
	ŚCIANA ISTNIEJĄCA POMIESZCZENIA

NAZWA INWESTYCJI: Termomodernizacja obiektów użyteczności publicznej: Szkoła Podstawowa w Kaliskach, Szkoła Podstawowa w Kanibrodzie, Szkoła Podstawowa w Kłóbce.		
ADRES INWESTYCJI: 87-840 Lubień Kujawski, Kanibród dz.ew. nr 137, obręb 0019 Powiat Włocławski, Województwo Kujawsko-Pomorskie		
INWESTOR: Gmina Lubień Kujawski 87-840 Lubień Kujawski, ul. Wojska Polskiego 29		
JEDNOSTKA PROJEKTOWA ARGOX SP. Z O.O. 03-532 Warszawa, ul. Dalanowska 46, lok. 59		
FAZA: PROJEKT WYKONAWCZY		
BRANŻA INSTALACJE SANITARNE		
PROJEKTOWAŁ: mgr inż. Paweł Śmiech nr upr. KL-56/2002, nr izby SWK/IS/0043/03		
SPRAWDZIŁ: mgr inż. Iwona Zalińska nr upr. SWK/0057/P00S/07, nr izby SWK/IS/2336/02		
NAZWA RYSUNKU: RZUT PARTERU Instalacja C.O.		
SKALA: 1:100	DATA: 12.2016	NUMER: C02